


RZUT PARTERU  
skala 1:200

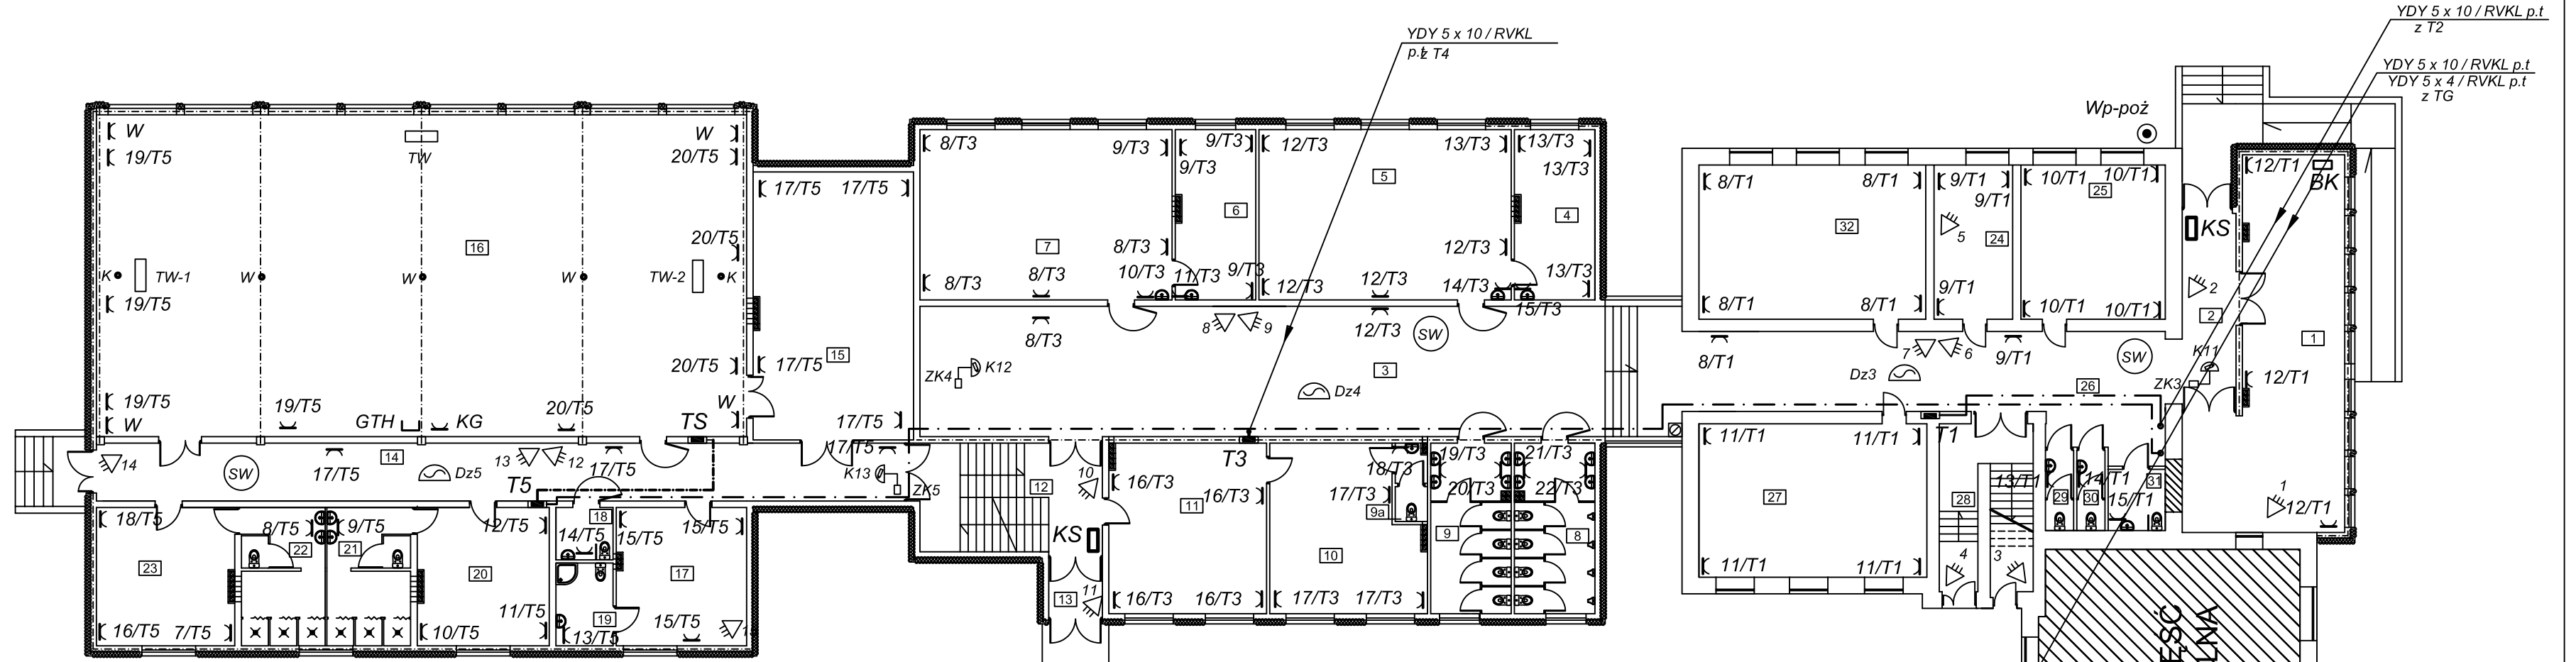

LEGENDA

- - - - - wewnętrzne linie zasilające
- +++++ instalacja uziemiająca i połączeń wyrównawczych
- TG - rozdzielnia główna - rozdzielnia pomiarowa
- T1 - T5 - tablice rozdzielcze piętrowe
- TS - tablica sali gimnastycznej
- RK - rozdzielnia kotłowni
- Wp-poż - wyłącznik przeciwpożarowy (główny wyłącznik prądu)
- ☒ - dzwonek elektryczny szkolny
- TKM - istniejące tablice komputerowe
- K - kosz podwieszany
- TW - tablica wyników
- TW-1, TW-2 - tablica "24 sekundy" nad koszem
- KG - kotara grodząca
- W - wentylacja podłogi sali
- GTH - gniazdo sterowania tablicą wyników
- w - wentylator dachowy

ZOBECZNIĆ: POMIENIENIA PARTERU	
Nr	Opis
1	Szafa 10
2	Kabiny 14,00
3	Korytarz 136,00
4	Gabinet pomocy naukowych 19,04
5	Gabinet pomocy naukowych 19,04
6	Gabinet pomocy naukowych 19,04
7	Przebiegi techniczna 59,64
8	W.C. 19,08
9	W.C. 19,08
10	W.C. 4,27
11	Przebiegi techniczna 37,30
12	Stajnia szkodowa 27,82
13	Właz 1,48
14	Korytarz 59,02
15	Magazyn sprzętu sportowego 59,85
16	Sala gimnastyczna 100,98
17	Przebiegi techniczne 25,00
18	W.C. 4,15
19	W.C. 4,15
20	Szafki 25,11
21	Natryski 16,08
22	Natryski 16,08
23	Szafki 25,30
24	Przebiegi techniczne 16,80
25	Sala 30,90
26	Korytarz 61,11
27	Sala 48,60
28	W.C. 1,13
29	W.C. 1,13
30	W.C. 4,15
31	Podziemie - trykwa 1243,00

YDY 5 x 4 / RVKL p.t.  
do TK - kotłownia

PRACOWNIA PROJEKTOWA ELEKTRYCZNA 62 - 800 Kalisz ul. Al. Fredry 16			
Przedmiot:	Inst. gn. wtyk.włz.dzwonka.syg. włamania.monitoringu	stadium	P.B.
Opis:	Budowa sali gimnastycznej wraz z pomieszczeniami dydaktycznymi	skala	1 : 200
Investor:	Urząd Gminy w Szczytnikach	data	10-2009
Adres:	Szkoła Podstawowa w Szczytnikach	nr rys	12/15
Branch:	Elektryczna		
Funkcja:	Imię i nazwisko	Nr upr	Podpis
Projektant:	tech. Janusz Zakrzewski	UAN 7342-12/93	
Asystent:	inż. Krystian Andrzejewski		
Sprawdzający:	tech. Andrzej Stanecki	UAN 8386/23/89	