


CZĘŚĆ
NIEPODPRAWNICZONA

RZUT PIWNIC

skala 1:100

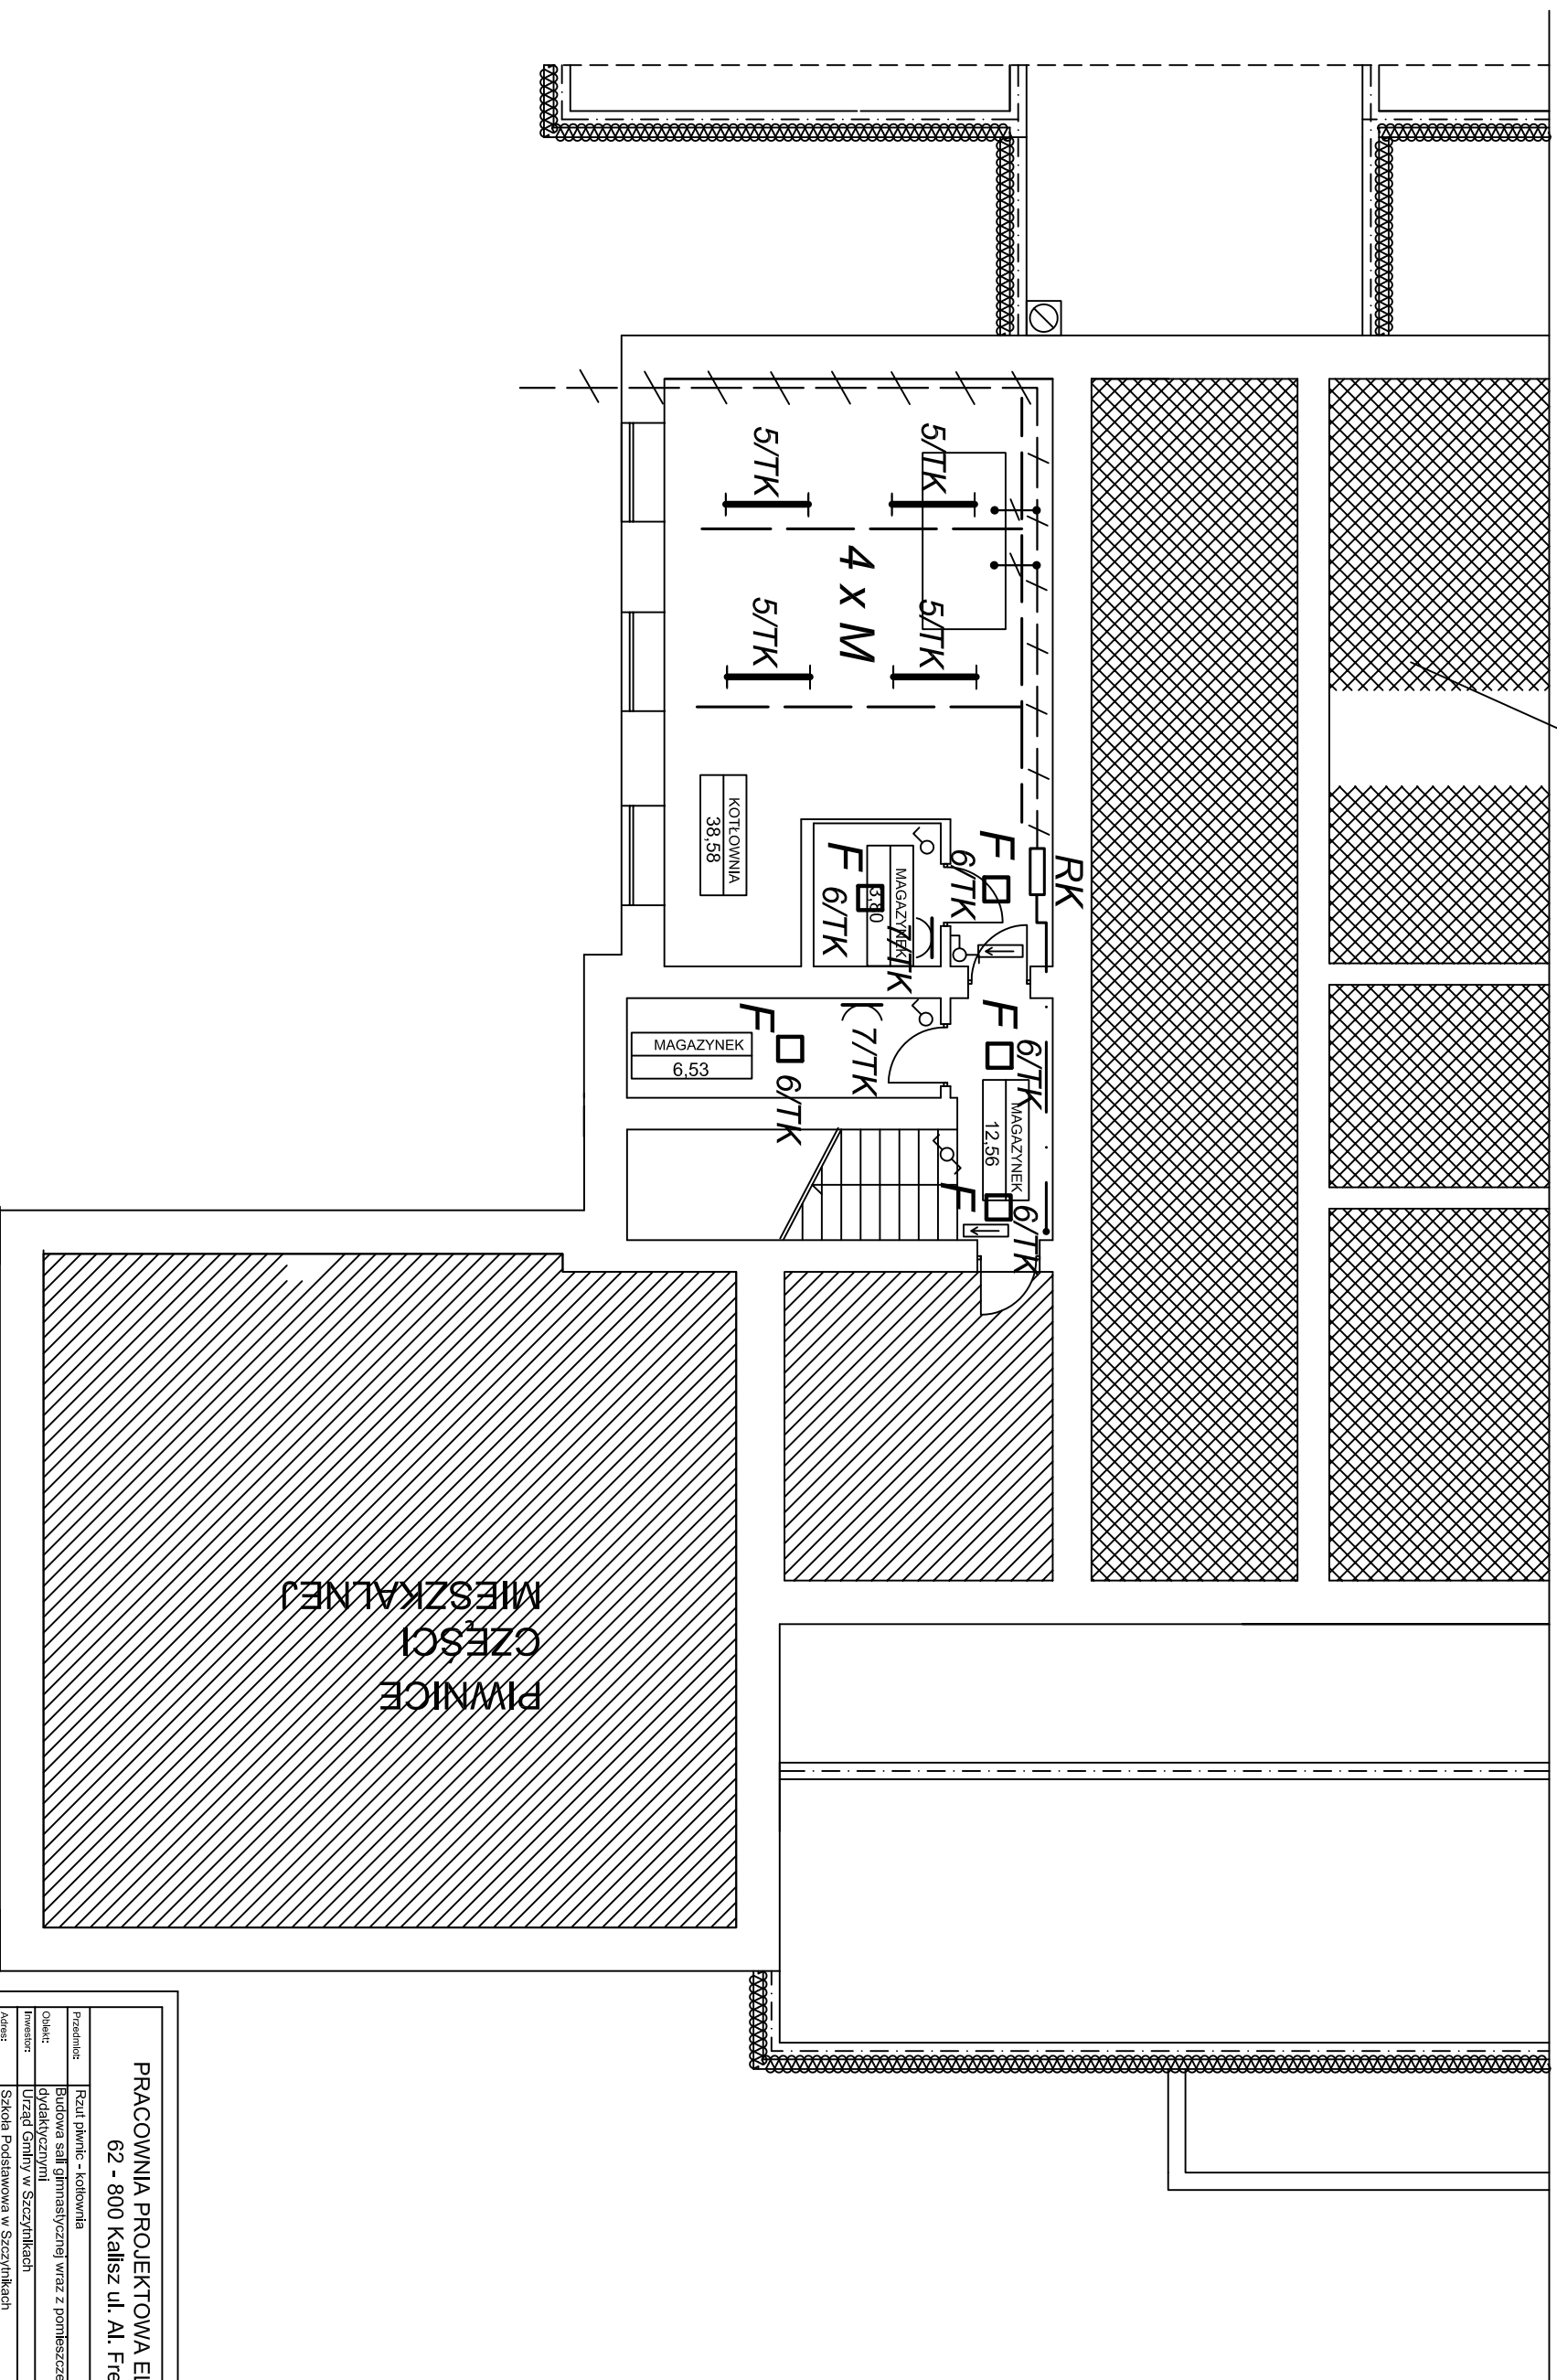

PRACOWNIA PROJEKTOWA ELEKTRYCZNA			
62 - 800 Kalisz ul. Al. Fredry 16			
Przeznaczenie:	Rzut piwnic - kotłownia	Skala:	P.B.
Obiekt:	Budowa sali gimnastycznej wraz z pomieszczeniami dydaktycznymi	Skala:	1 : 100
Inwestor:	Urząd Gminy w Szczytnikach	data:	10-2009
Adres:	Szkoła Podstawowa w Szczytnikach	nr rys:	9/15
Brandz:	Elektryczna	nr rys:	9/15
Funkcja:	Inż. rzeszko	Podpis:	
Projektant:	tech. Janusz Zakrzewski	UAN 7342-12/93	
Asystent:	inż. Krystian Andrzejewski		
Sprawdzający:	tech. Andrzej Stanecki	UAN 8386/23/89	