


# PROFIL KANALIZACJI SANITARNEJ

1:100/500

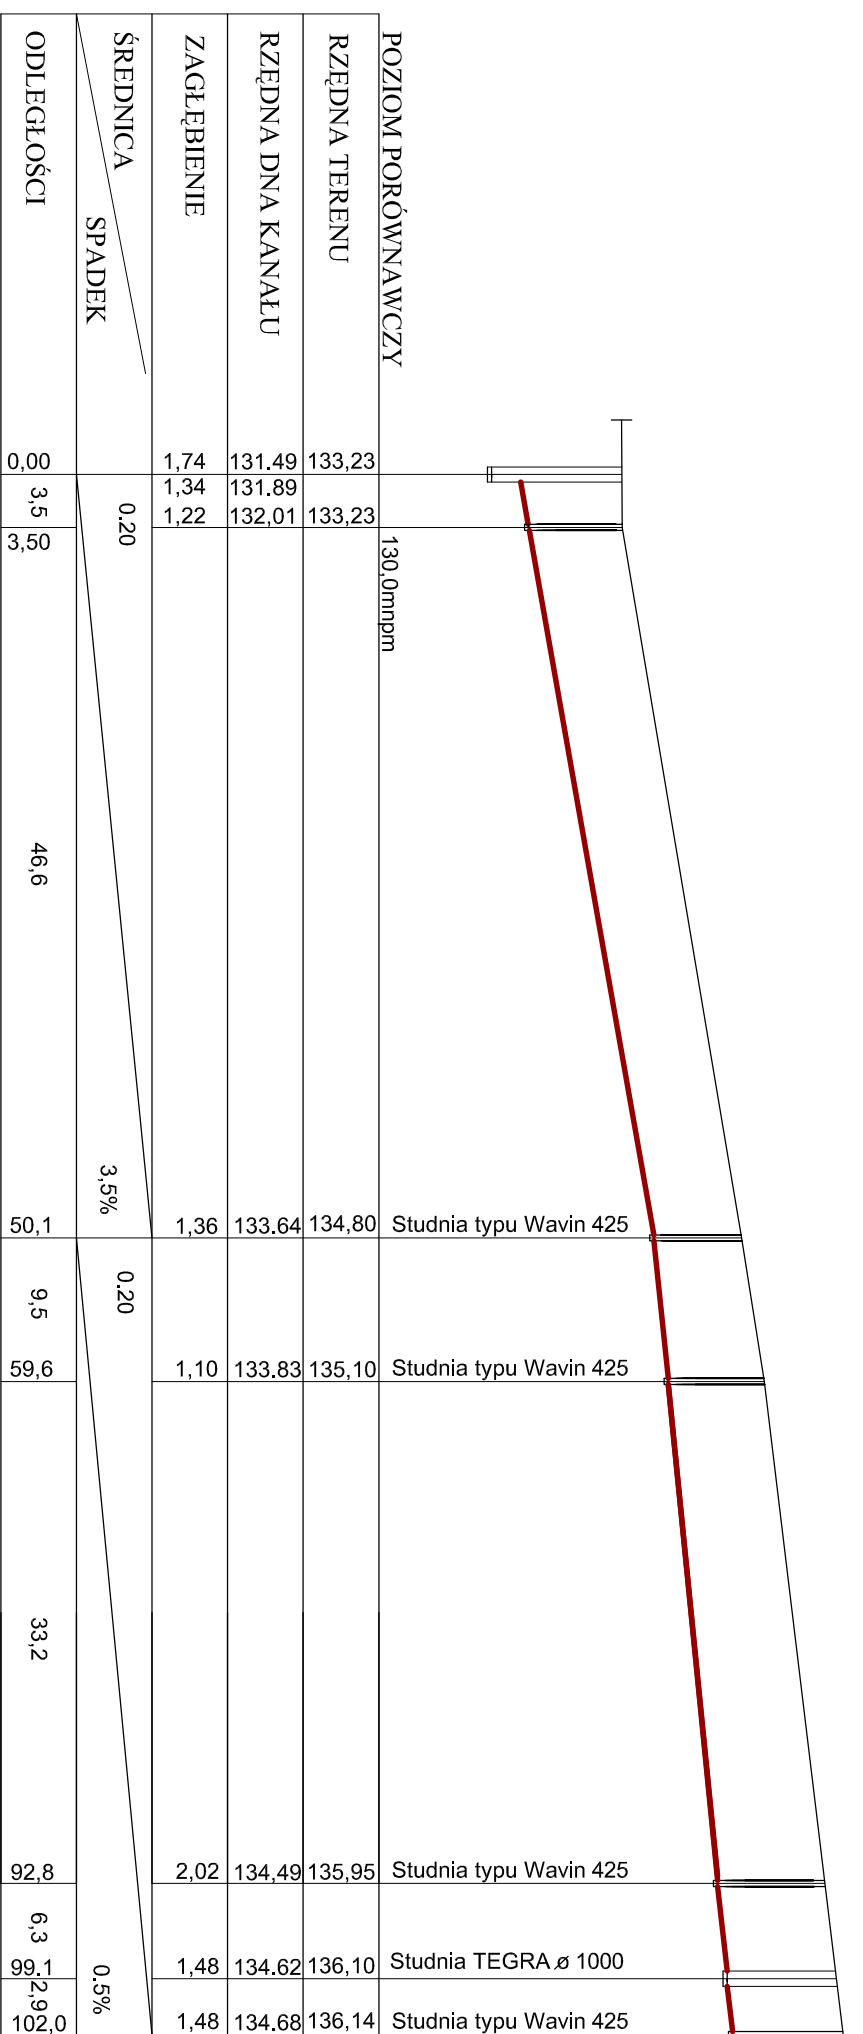

Skisln. SK6

SK5

SK4

SK3 SK2 SK1

Pracowania Projektowa Architektoniczno-Budowlana

mgr inż. arch. Przemysław Sturgólewski

ul. Rumińskiego 3 62-800 Kalisz tel. 0-62 502 93 03

Obiekt: Budowa sali gimnastycznej wraz pom. dydak.

Adres: Szkoła Podstawowa w Szczytnikach

Investor: Urząd Gminy w Szczytnikach

Przedmiot: Sieci wod-kan

Branża: Sanitarna

Funkcja: Inżynier

Projektant: mgr inż. BARBARA KASZOWSKA

Sprawca: Inż. arch. Grzegorz Szulc

P.B-W

NUMER RYSUNKU

2

SKALA

1:100/500

Data

Kalisz 2009-09

Kalisz 2009-09