


ROZWINIĘCIE KANALIZACJI SANITARNEJ
1:100

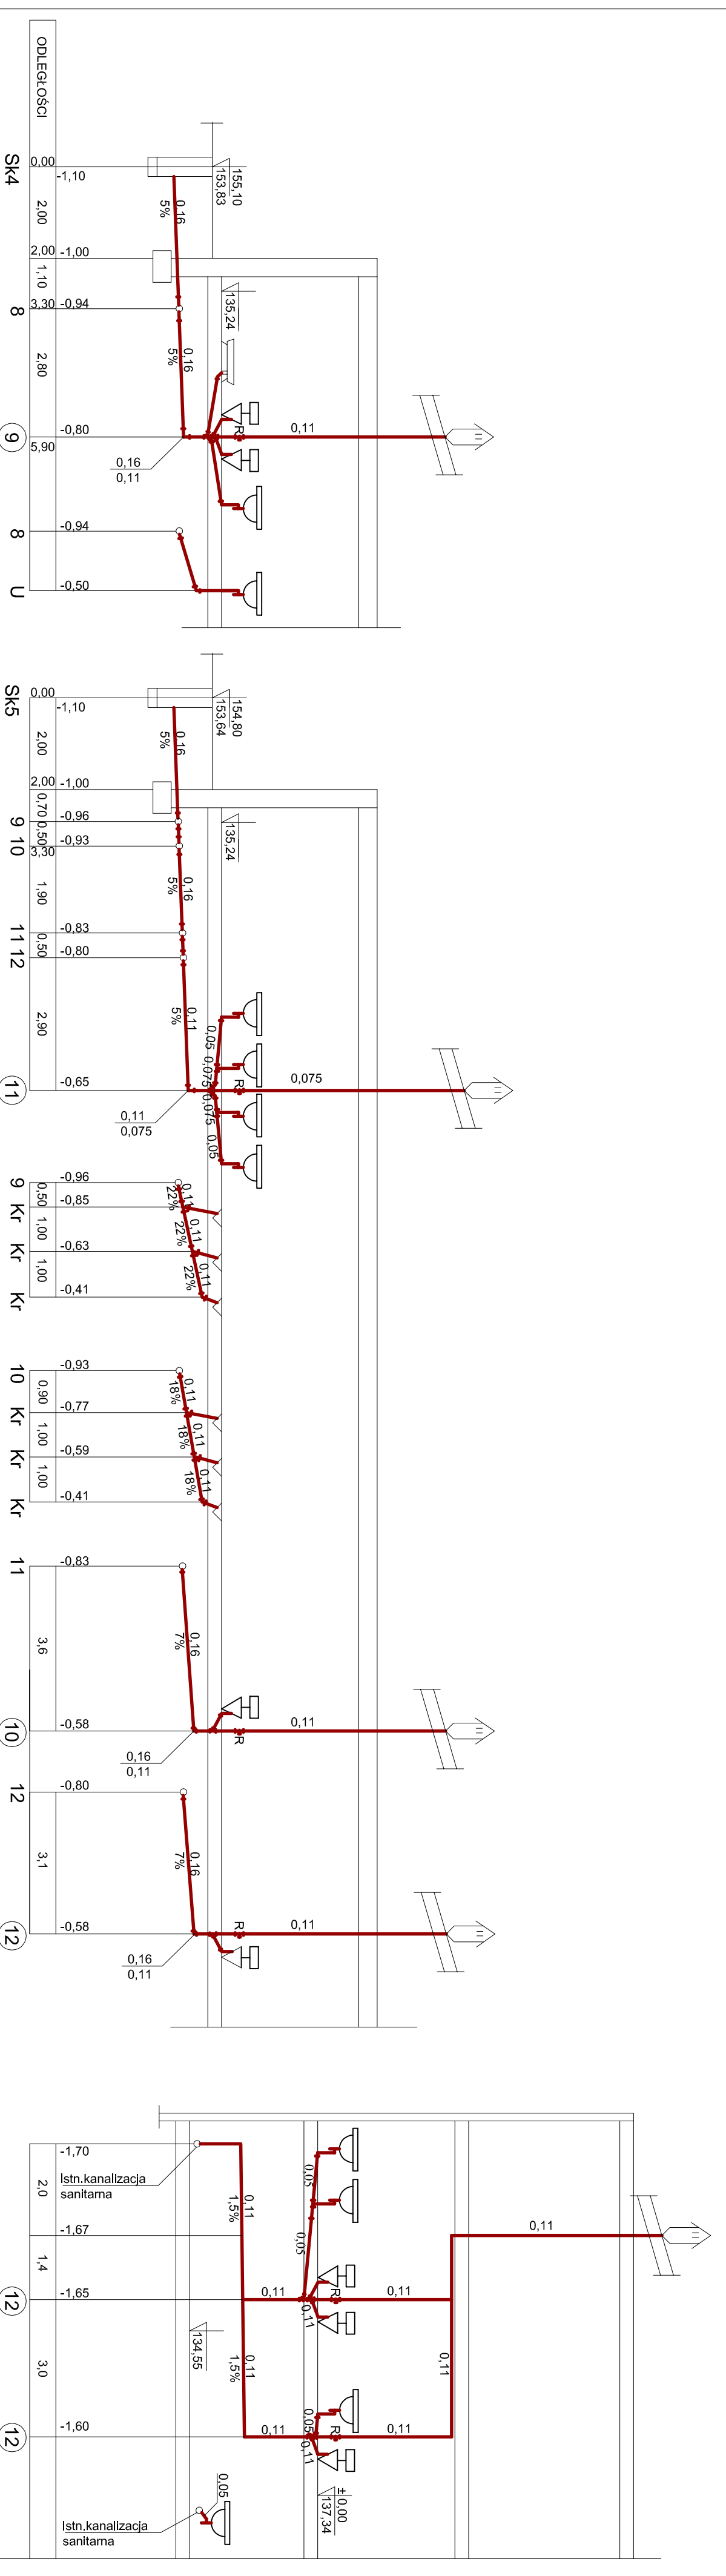

| | | | |
|---|--|--------------------------------------|--------------------|
| Pracownia Projektowa Architektoniczno-Budowlana | | mgr inż. arch. Przemysław Sturpolski | |
| ul. Rumińskiego 3 | | 62-800 Kalisz tel.0-62 502 93 03 | |
| Objekt: | Budowa sali gimnastycznej wraz pom. dydak. | Pracownik: | F.P.-W |
| Adres: | Szkoła Podstawowa w Szczepinkach | INWENIERSKI NUMER KWADRANSU | 6 |
| Investor: | Urząd Gminy w Szczepinkach | Przedmiot: | Instalacja wod-kan |
| Brandz: | Sanitarna | Skala: | 1:100 |
| Projektant: | mgr inż. BARBARA KASZOWSKA | Data: | KALISZ 2009-09 |
| Projektant: | Nr ewidencyjny: BR-103/2010 | Data: | KALISZ 2009-09 |
| Sprowadzający: | nr ewid. upr.: S1006/731 (376388/19277) | Data: | KALISZ 2009-09 |