


Rzut parteru

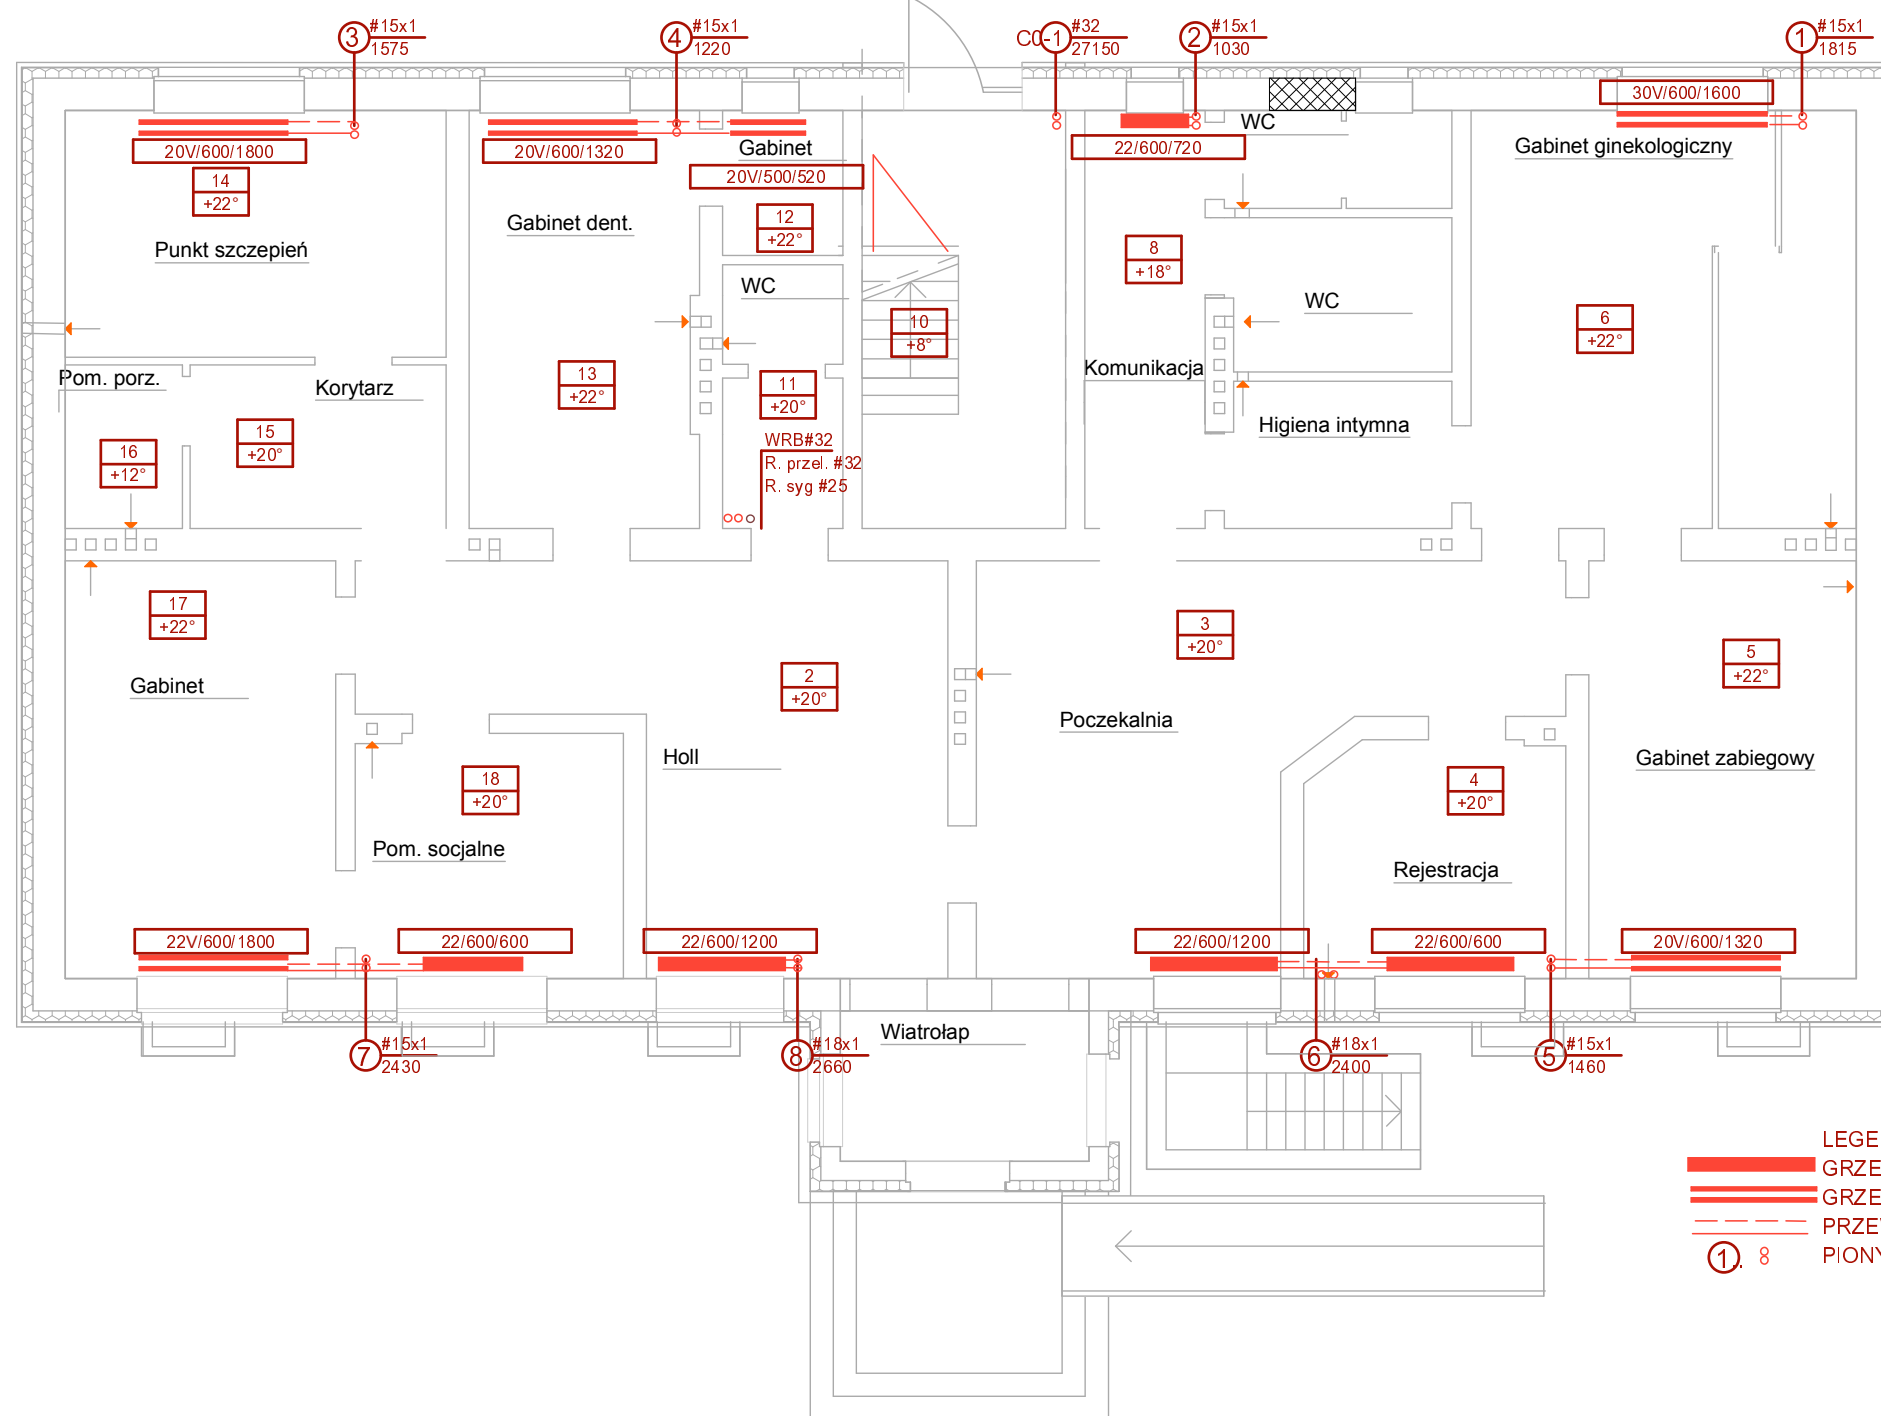

- LEGENDA**
- ▬ GRZEJNIK PŁYTOWY COSMO KV
 - ▬▬▬ GRZEJNIK HIGIENICZNY COSMO KV
 - PRZEWODY C.O (ZASILANIE, POWRÓT)
 - ① 8 PIONY C.O.

Instalacja C.O

Termoprojekt		Audyty energetyczne Projekty budynków energooszczędnych Projekty termomodernizacji http://www.termoprojekt.eu	
Instalacja C.O - parter			
Investor	Gmina Szczytniki Szczytniki 139, 62-865 Szczytniki		
Obiekt	Ośrodek Zdrowia w Stawie		
Adres obiektu	ul. Ogrodowa 6, 62-865 Szczytniki		
Projektant :	tech. Antoni Maciaszek		
Nr. uprawnień	UAN 8386/16/86		
Asystent proj. :	mgr inż. Mateusz Zwiernik		
Skala 1:100	Data opracowania Listopad 2012	Nr rys. 1.2	