



RZUT PIWNIC - pod częścią mieszkalną Skala 1:100

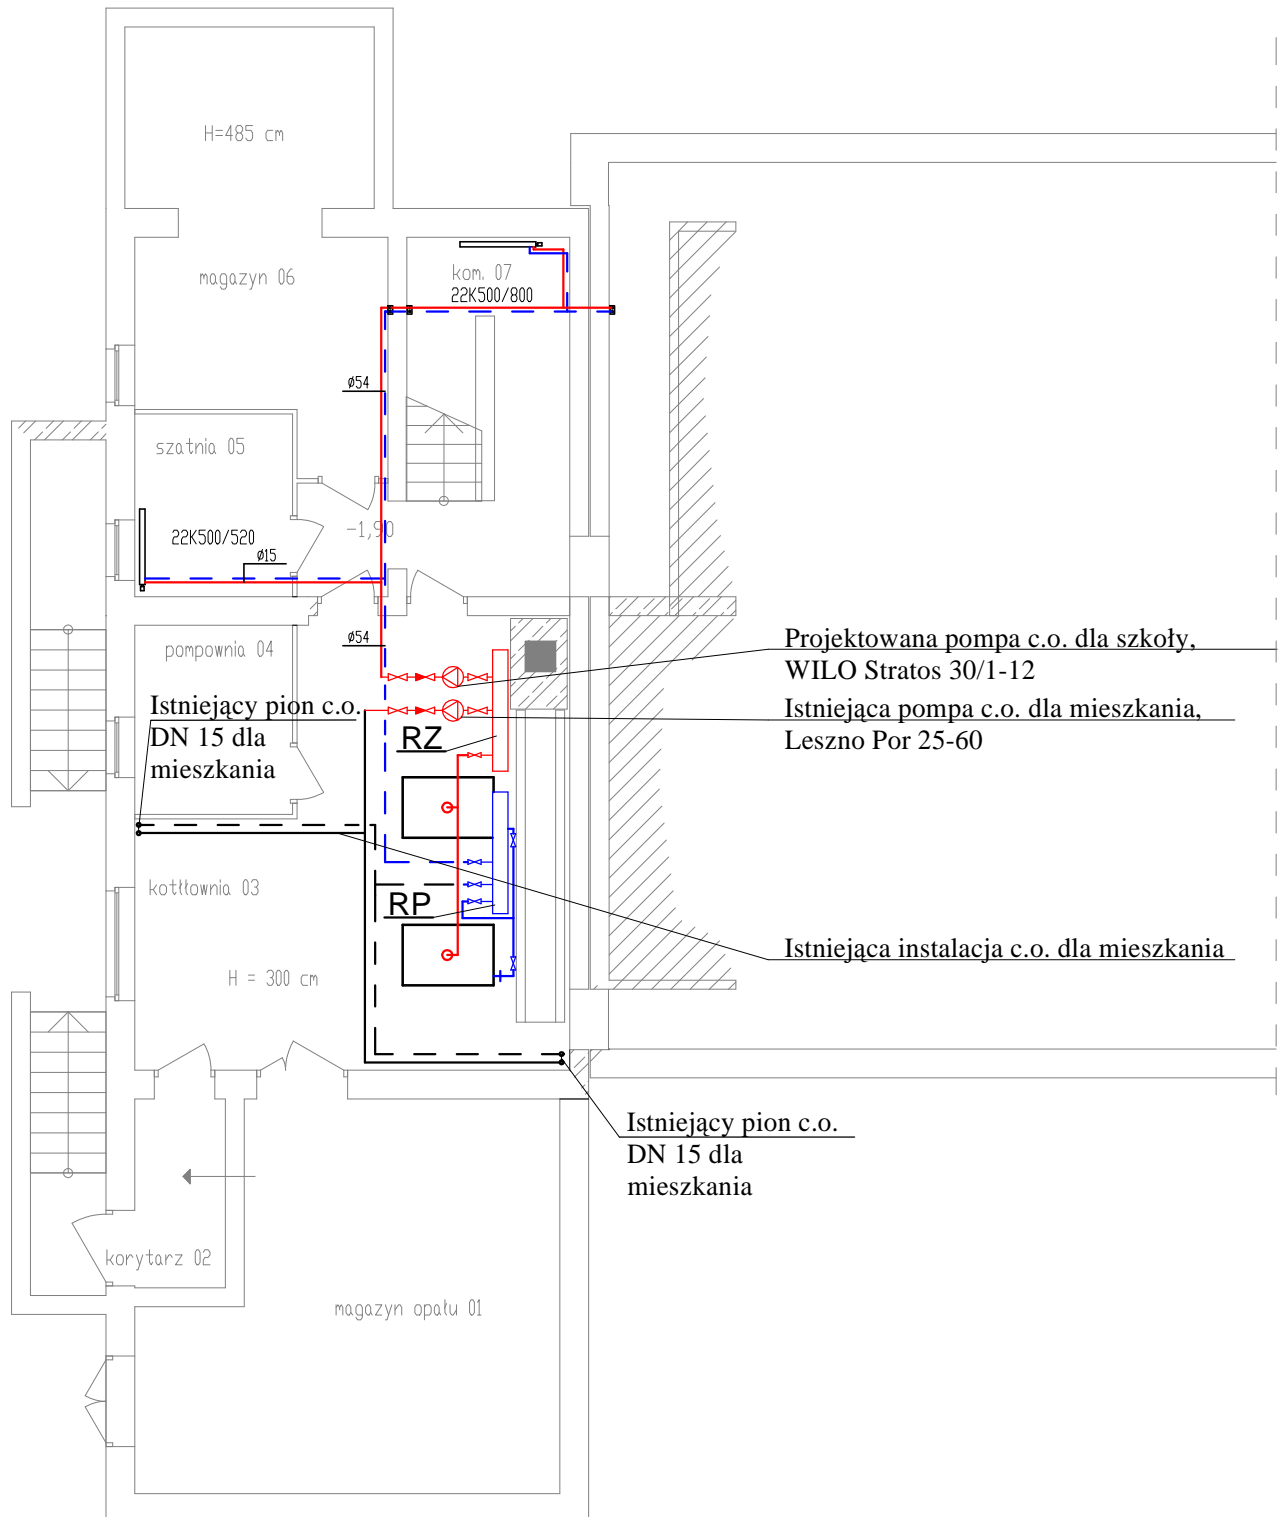

		Temat: Instalacja c.o.	Stadium: P.W.
		Obiekt: Szkoła Podstawowa	Data: 06.2007
Projekt.	mgr inż. Mieczysław Czwordon UP. BUD. UAN 7342-117/92 W SPEC. INSTALACYJNO-INŻYNIERYJNEJ	Podpis	Branża: Instalacje sanitarne
Asystent	mgr inż. Grzegorz Czwordon	Podpis	Skala: 1:100
			Investor: Gmina Szczytniki - Marchwacz
			Nr. rysunku: 1