



RZUT PIĘTRA skala 1:100

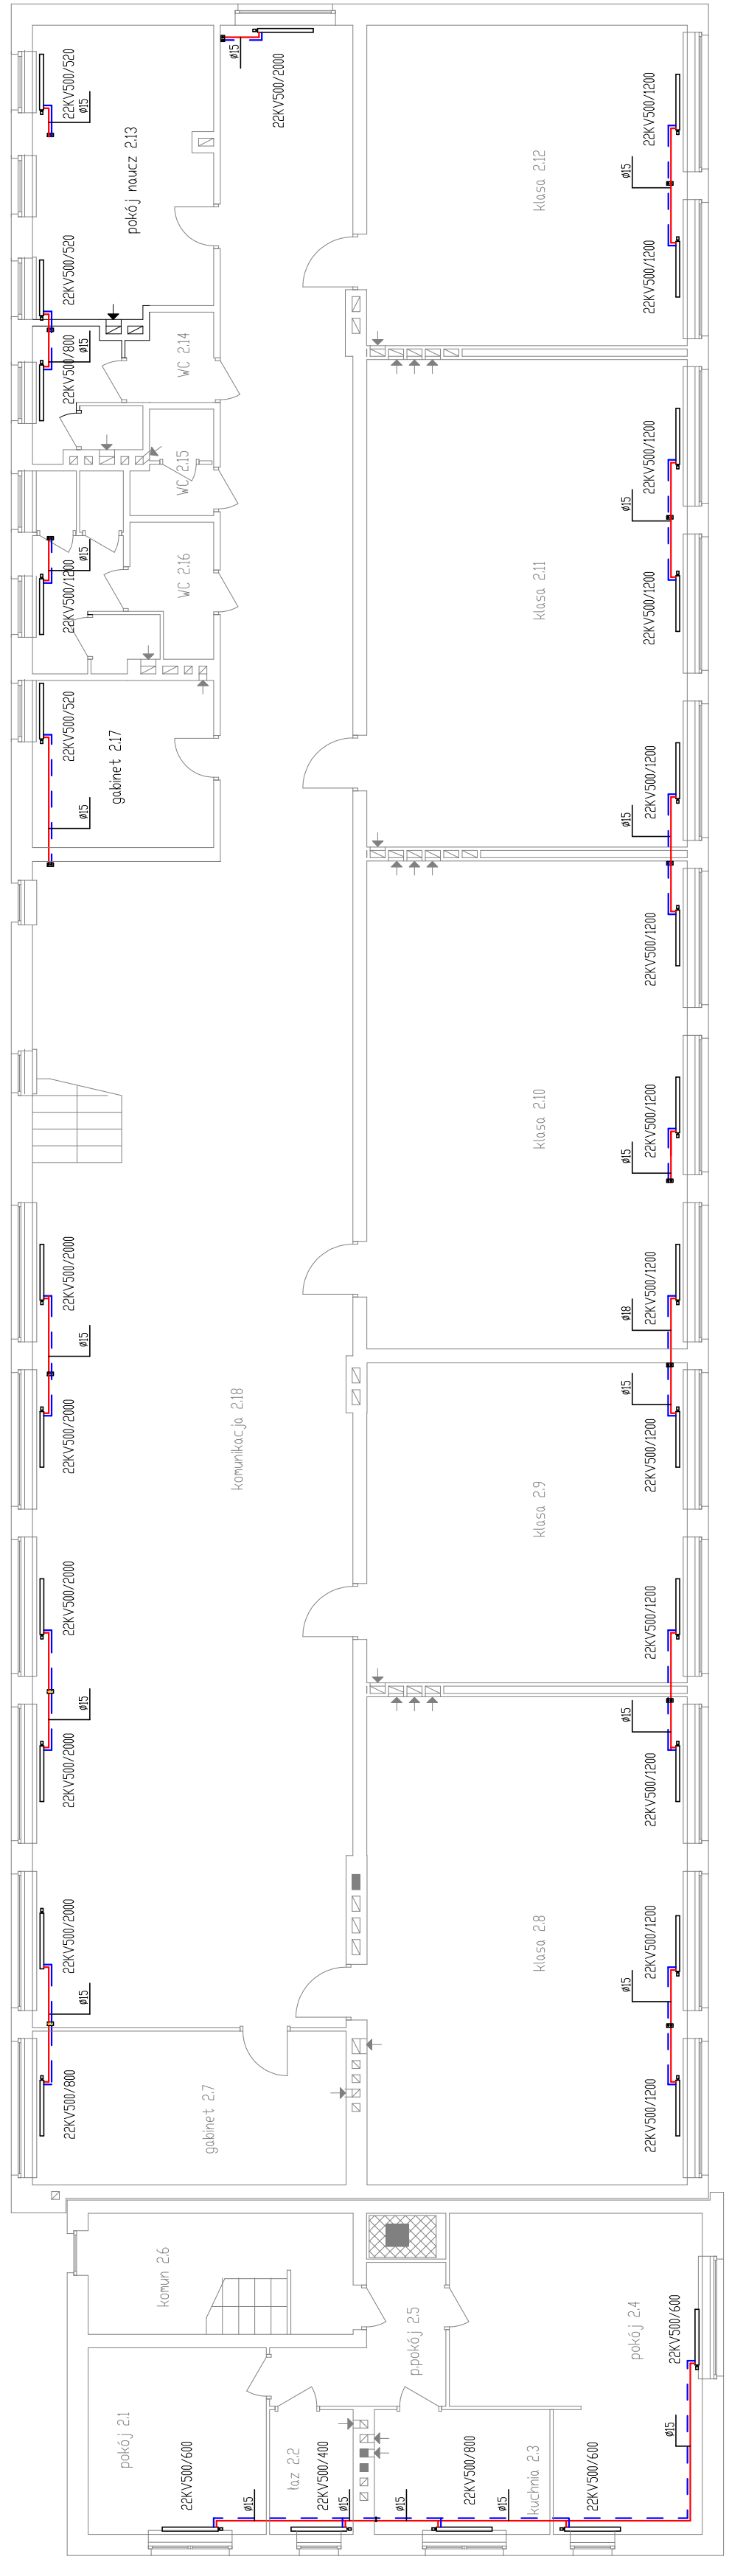

UWAGA: Grzejniki w części mieszkalnej nie objęte zakresem modernizacji szkoły.

		Temat:	Instalacja c.o.	Stadium:	P.W.
		Obiekt:	Szkoła Podstawowa	Data:	06.2007
Projekt:	mgr inż. Mieczysław Czwardon UP. BUD. UAN 7342-117/92 W SPEC. INSTALACYJNO-INŻYNIERYJNEJ	Branża:	Instalacje sanitarne	Skala:	1:100
Asystent	mgr inż. Grzegorz Czwardon	Investor:	Gmina Szczytniki - Marchwacz	Nr. rysunku:	3