



Rzut piętra

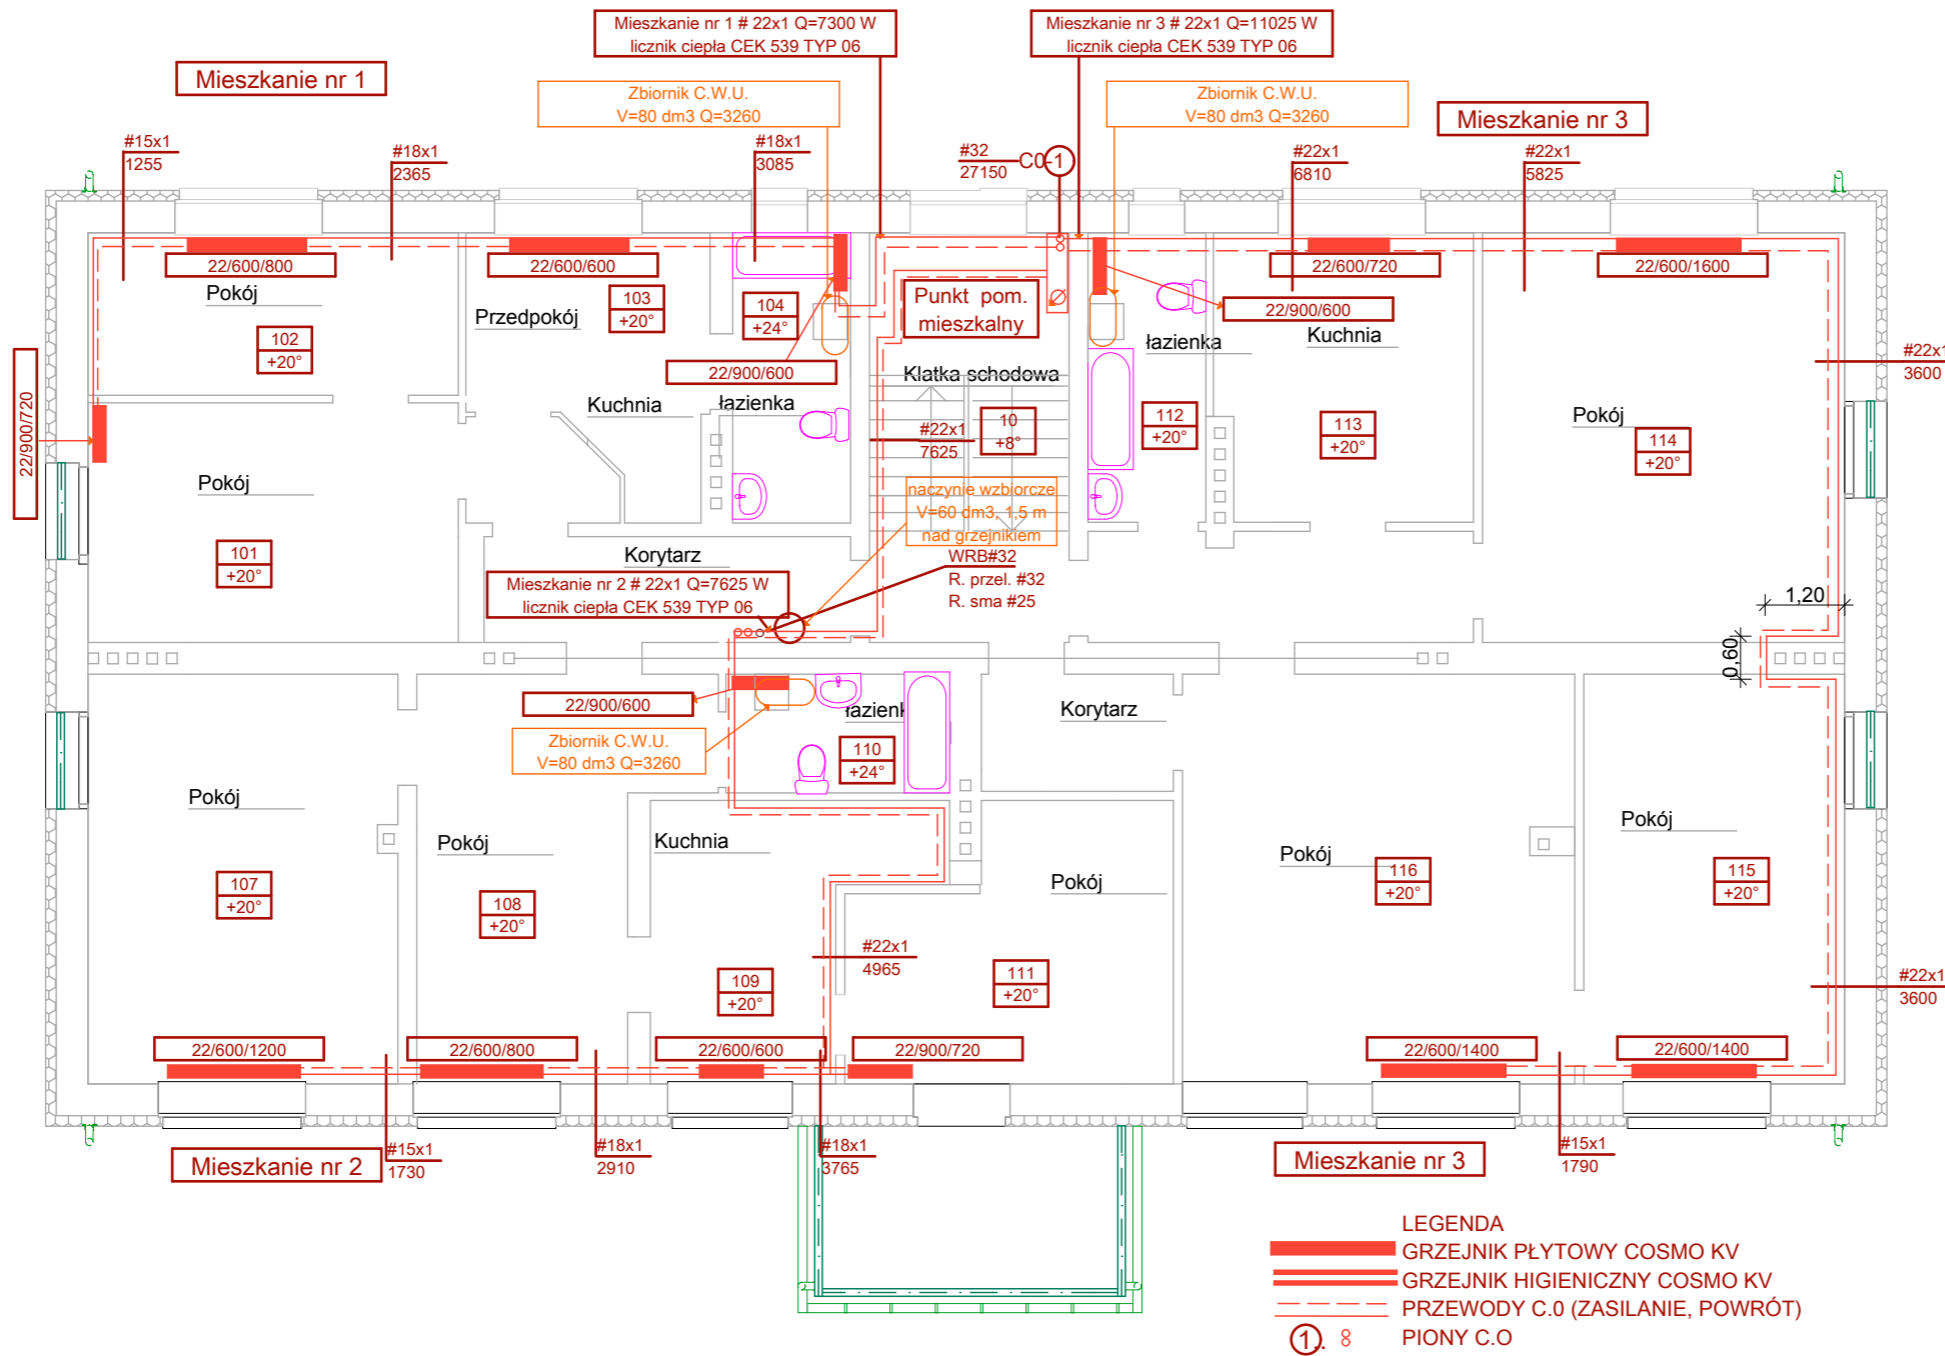


Termoprojekt		Audyty energetyczne Projekty budynków energooszczędnych Projekty termomodernizacji http://www.termoprojekt.eu	
Instalacja C.O - piętro - stan istniejący			
Nazwa zadania	Podział lokalu mieszkalnego z przeznaczeniem na dwa lokale mieszkalne w budynku Ośrodka Zdrowia w Stawie		
Inwestor	Gmina Szczytniki Szczytniki 139, 62-865 Szczytniki		
Obiekt	Ośrodek Zdrowia w Stawie		
Adres obiektu	ul. Ogrodowa 6, 62-865 Szczytniki		
Projektant :	mgr inż. Mieczysław Czwordon		
Nr. uprawnień	UAN 7342-117/92		
Skala 1:100	Data opracowania Czerwiec 2013	Nr rys. S1	

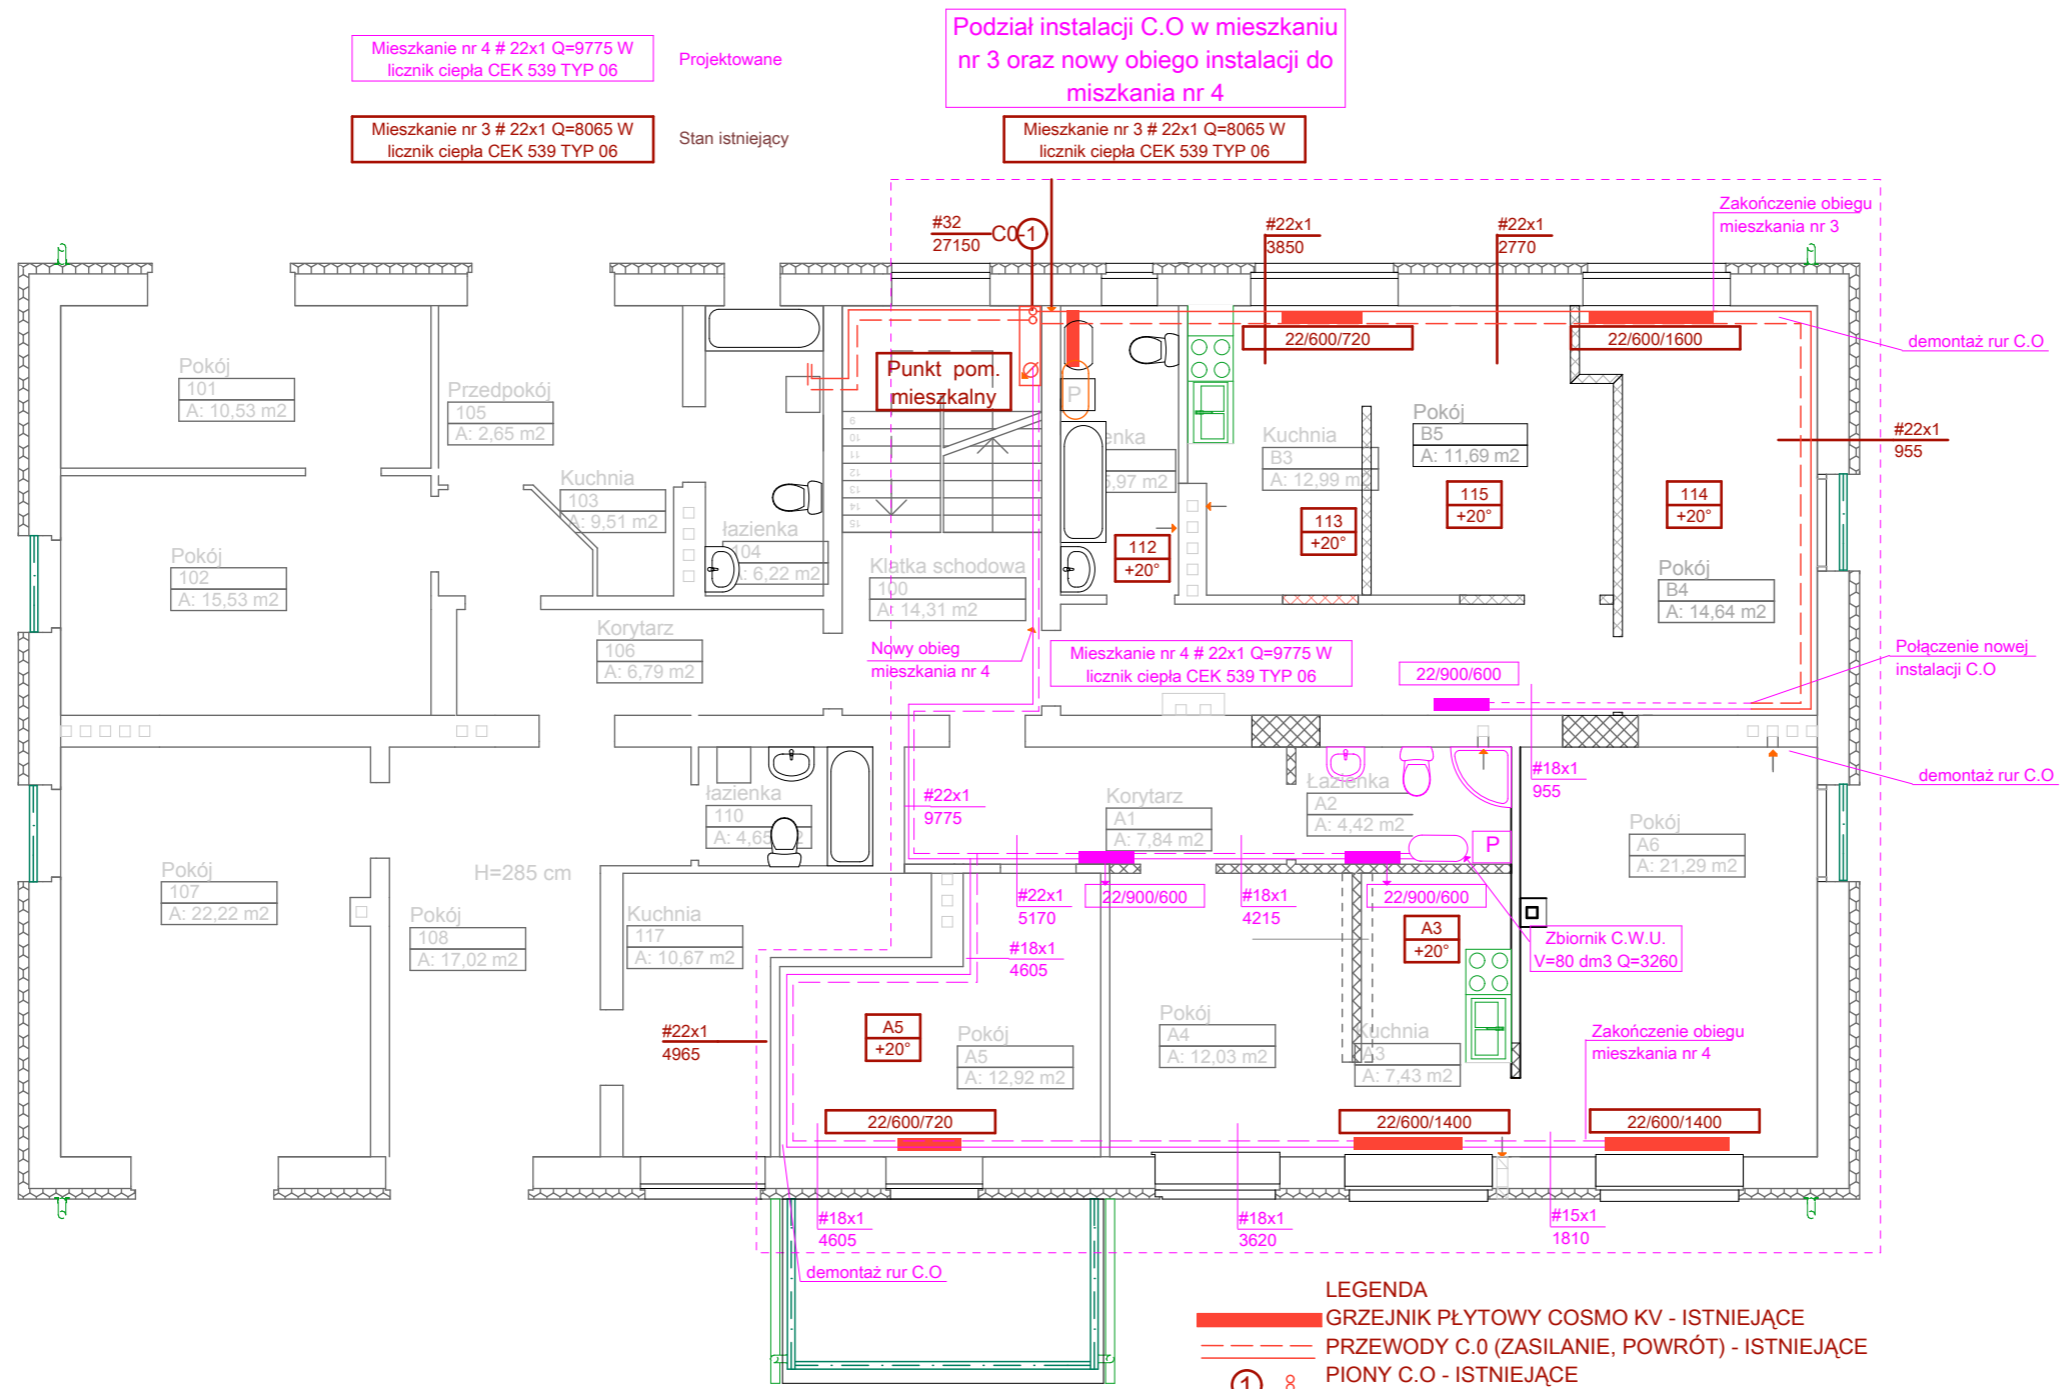

Termoprojekt		Audyty energetyczne Projekty budynków energooszczędnych Projekty termomodernizacji http://www.termoprojekt.eu	
Instalacja C.O - piętro przebudowa			
Nazwa zadania	Podział lokalu mieszkalnego z przeznaczeniem na dwa lokale mieszkalne w budynku Ośrodka Zdrowia w Stawie		
Inwestor	Gmina Szczytniki Szczytniki 139, 62-865 Szczytniki		
Obiekt	Ośrodek Zdrowia w Stawie		
Adres obiektu	ul. Ogrodowa 6, 62-865 Szczytniki		
Projektant :	mgr inż. Mieczysław Czwordon		
Nr. uprawnień	UAN 7342-117/92		
Skala 1:100	Data opracowania Czerwiec 2013	Nr rys. S2	

Mieszkanie nr 4

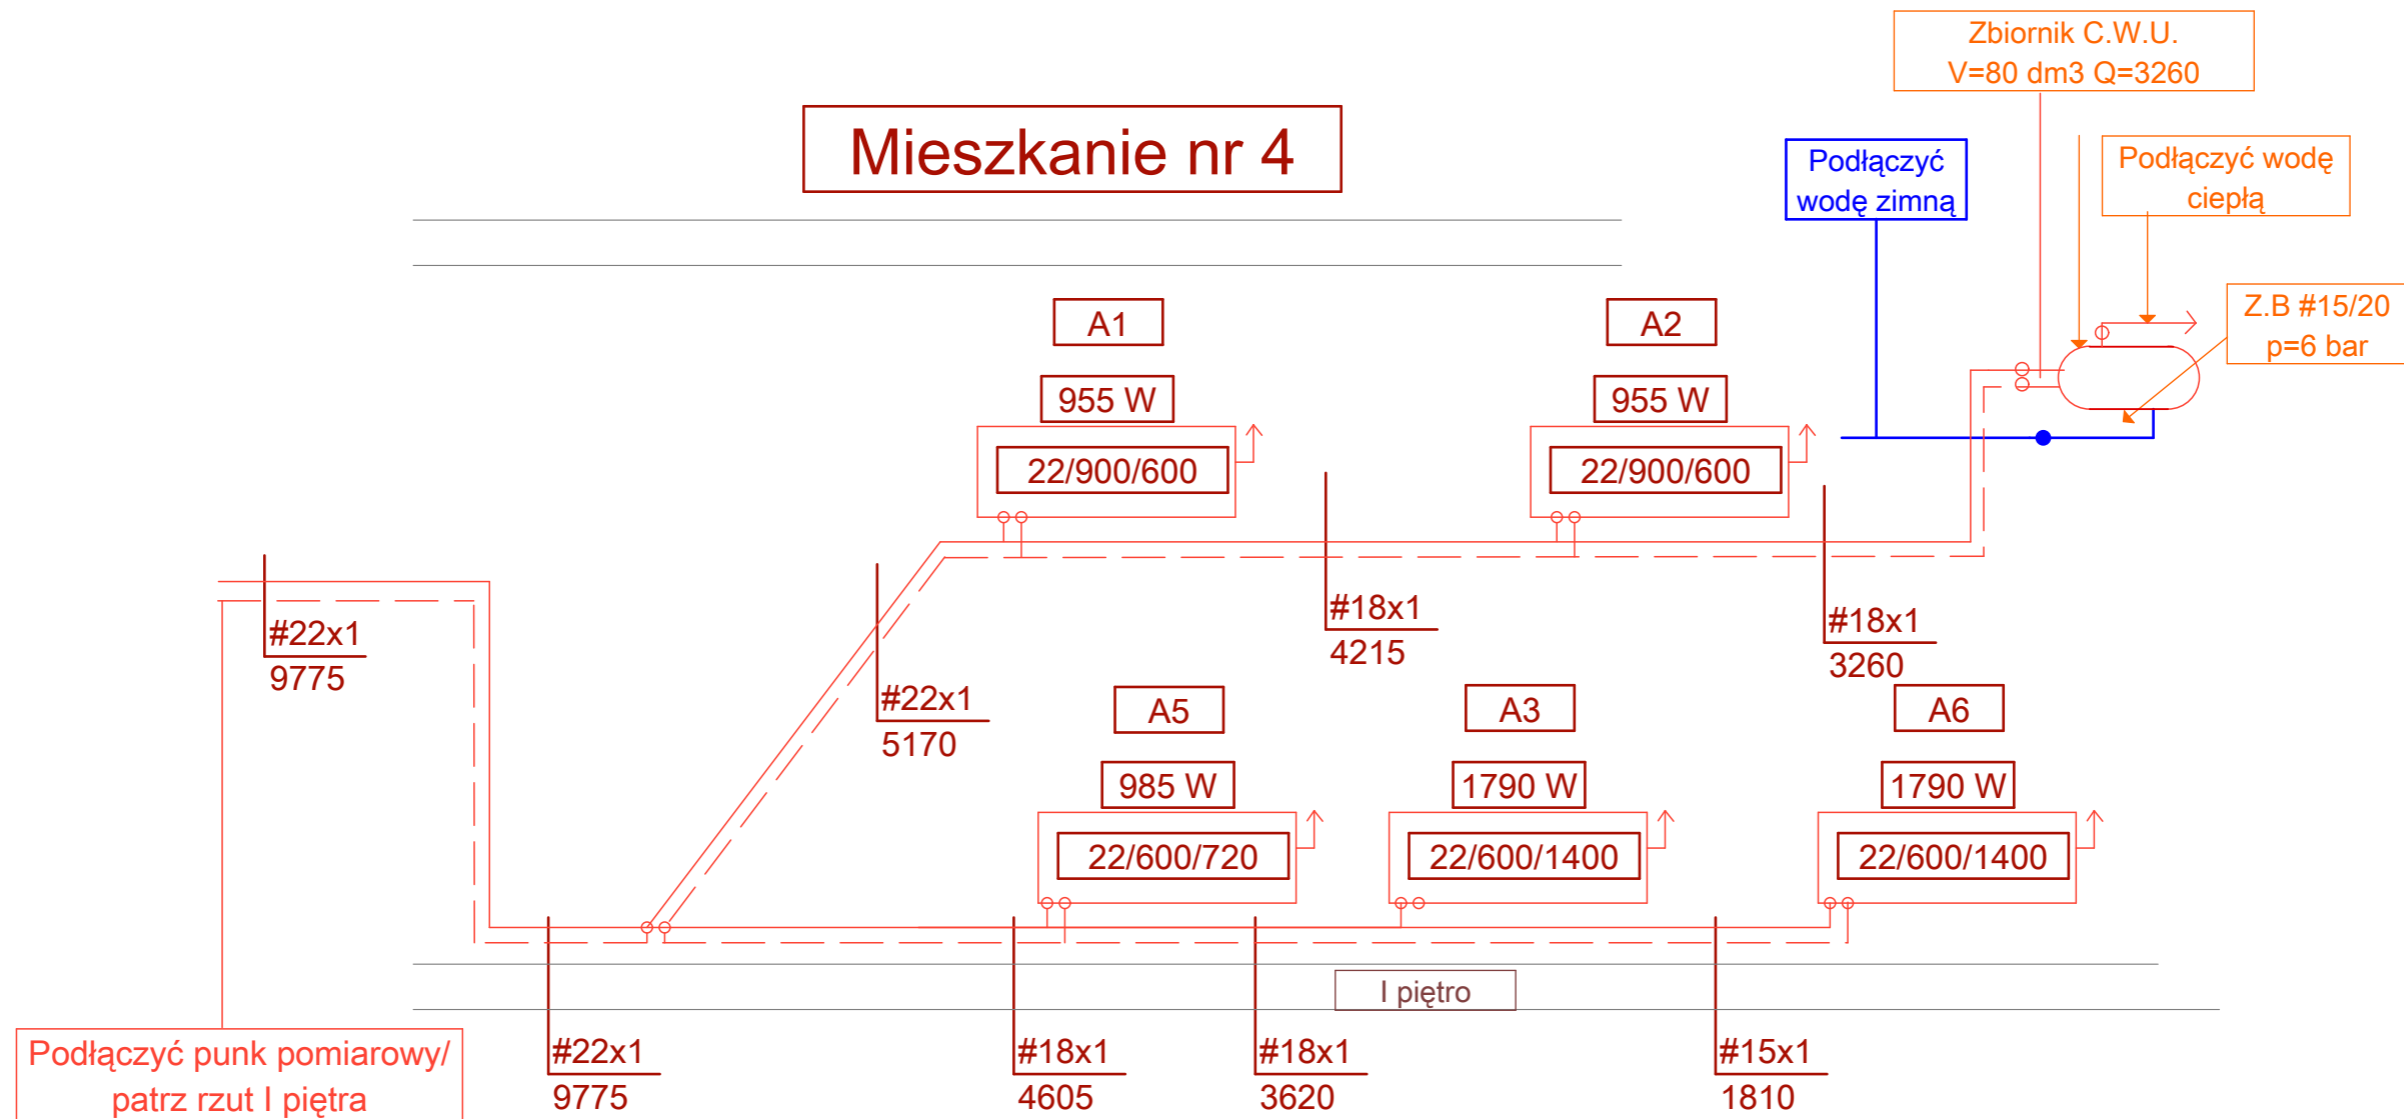

Termoprojekt		Audyty energetyczne Projekty budynków energooszczędnych Projekty termomodernizacji http://www.termoprojekt.eu
Rozwinięcie instalacji C.O mieszkania nr 4		
Nazwa zadania	Podział lokalu mieszkalnego z przeznaczeniem na dwa lokale mieszkalne w budynku Ośrodka Zdrowia w Stawie	
Inwestor	Gmina Szczytniki Szczytniki 139, 62-865 Szczytniki	
Obiekt	Ośrodek Zdrowia w Stawie	
Adres obiektu	ul. Ogrodowa 6, 62-865 Szczytniki	
Projektant :	mgr inż. Mieczysław Czwordon	
Nr. uprawnień	UAN 7342-117/92	
Skala 1:50	Data opracowania Czerwiec 2013	Nr rys. S3